




DOSSIER DE CONCEPTION TECHNIQUE ET ARCHITECTURALE

Projet: Rénovation d'un appartement _
M. MÉDARD

Adresse: 7 RUE PARGAMINIÈRES 31 000 TOULOUSE

Plans généraux:

- 01 - Existant
- 02 - Démolition
- 03 - Projet
- 04 - Repérage des revêtements de sols
- 05 - Repérage des revêtements muraux
- 06 - Electrique

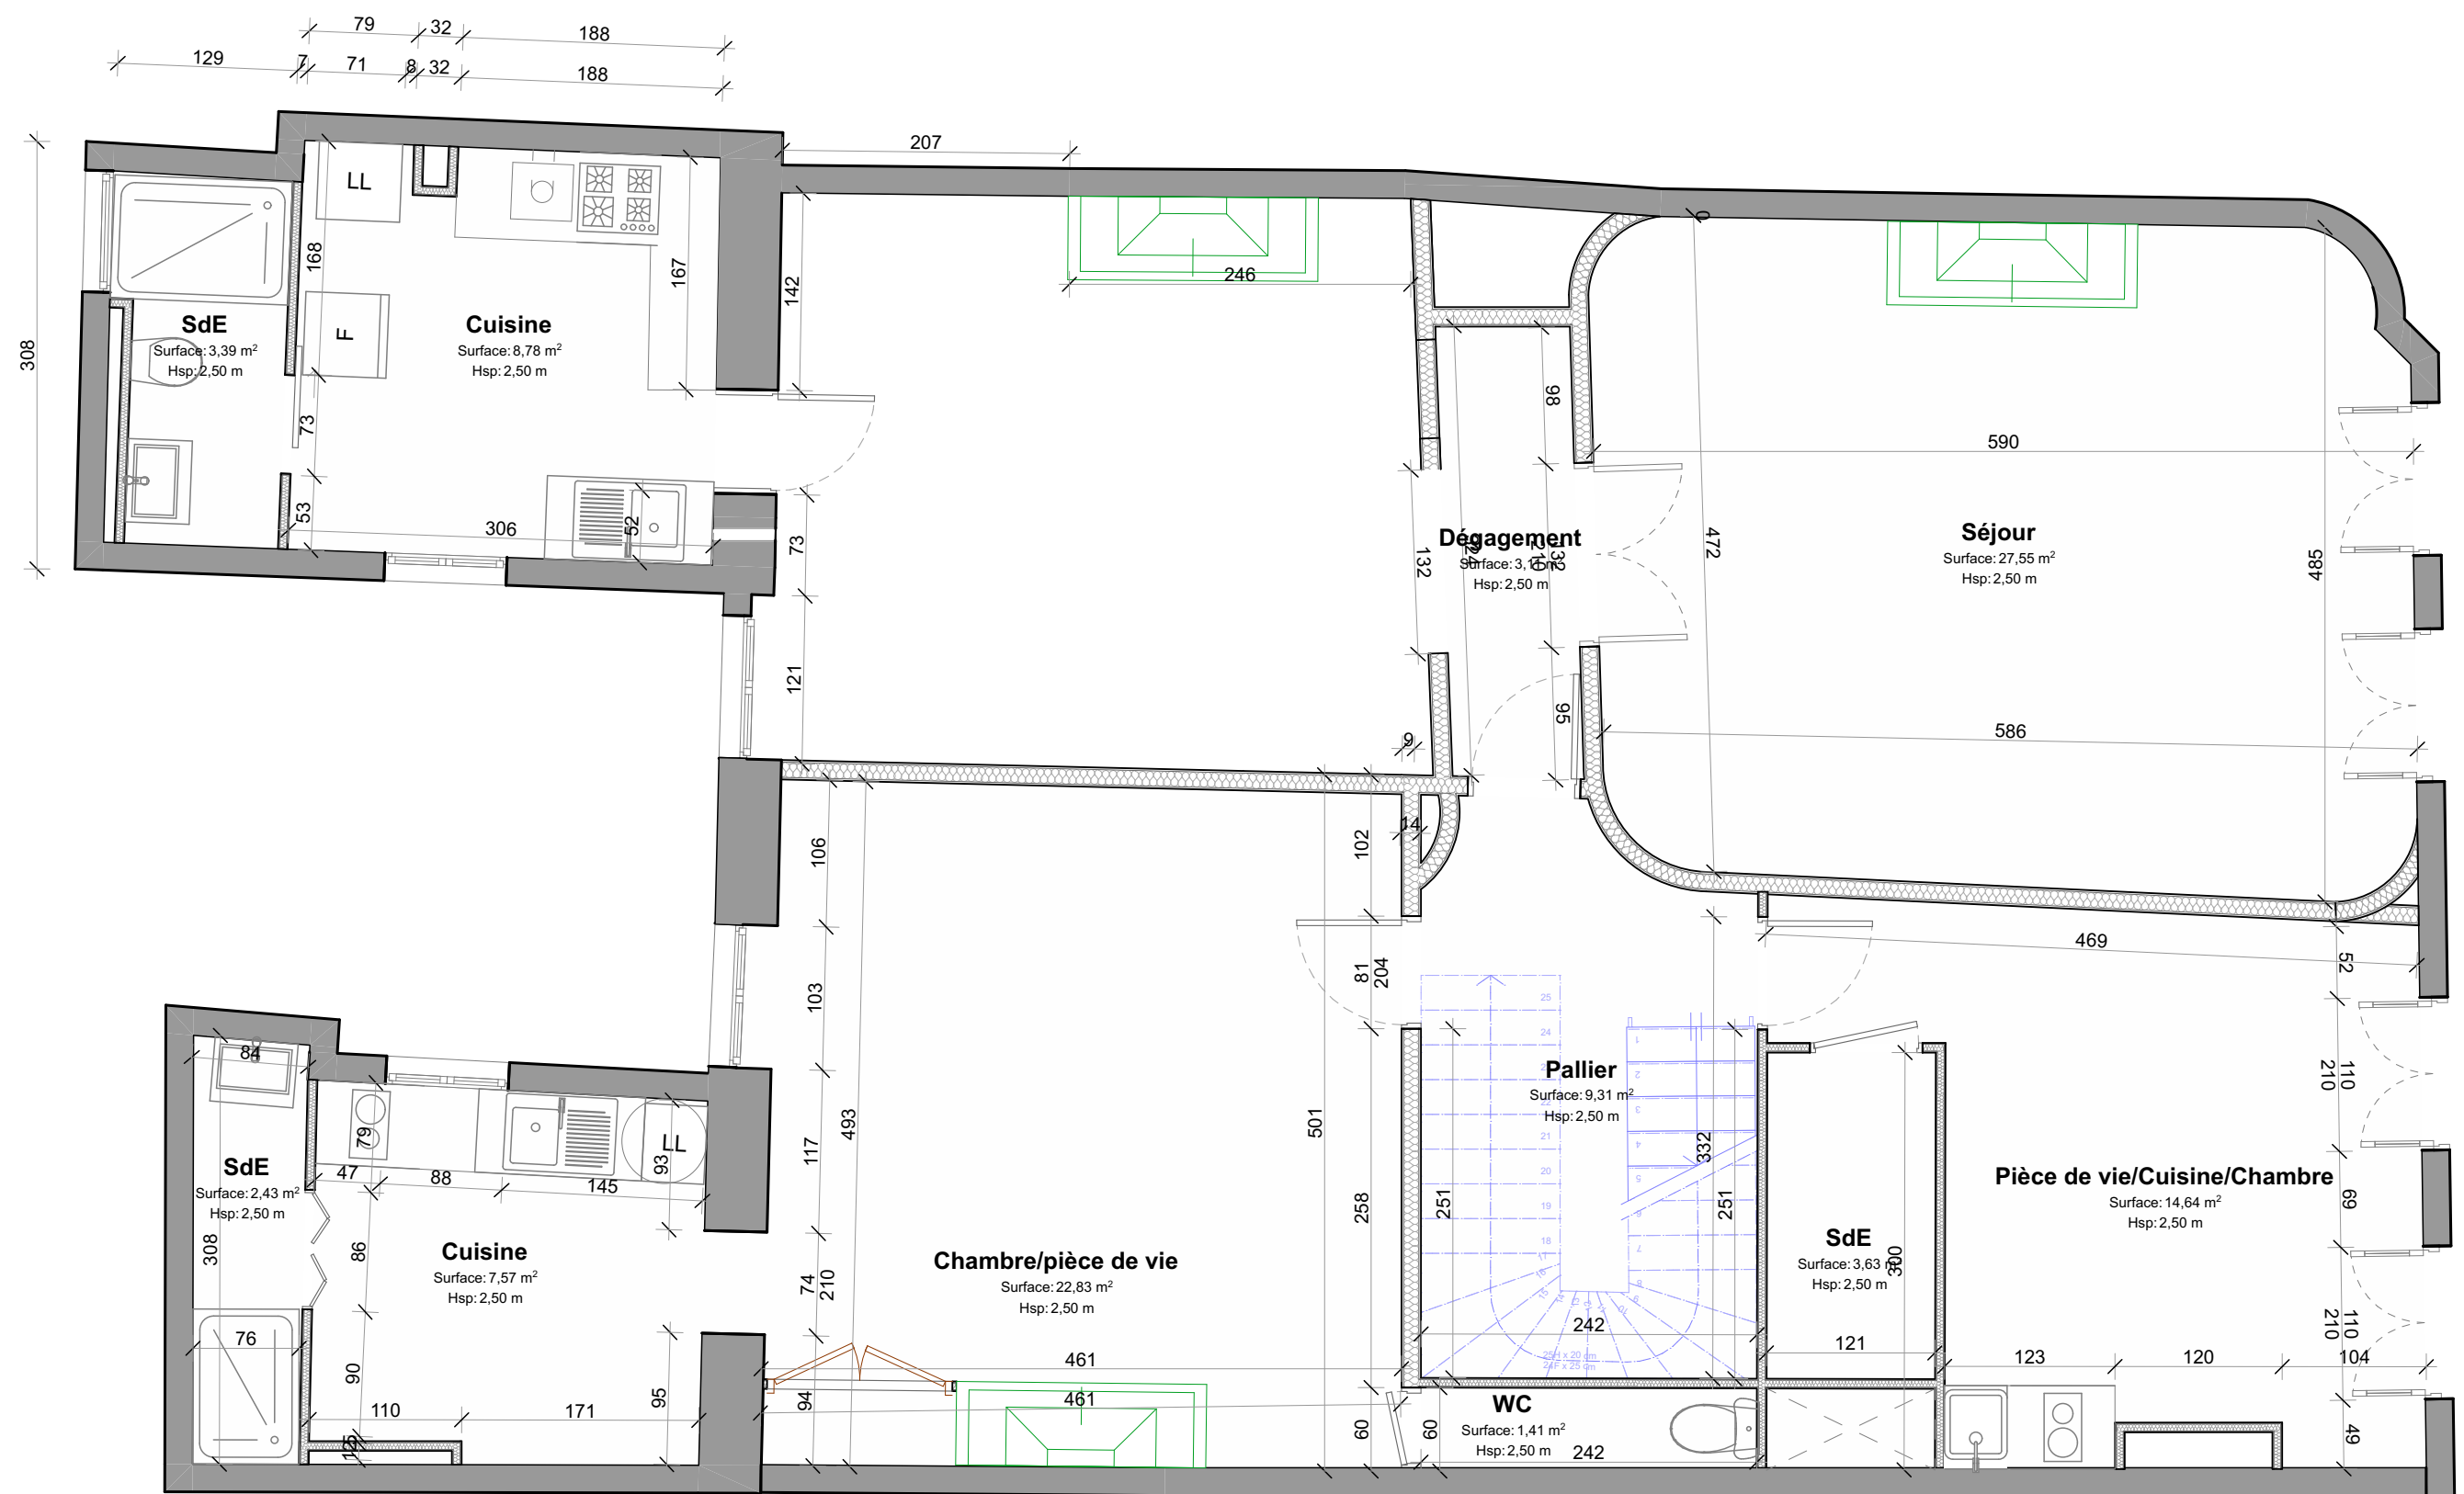

Dossier de conception technique PIECES GRAPHIQUES

* Cotes à confirmer sur site



Little Worker
we are home shapers *

Little worker
19 rue Leyteire, 33000 Bordeaux
www.littleworker.fr



Projet :

Projet de rénovation d'un appartement

Maître d'ouvrage:

M. MÉDARD
Adresse: 7 RUE PARGAMINIÈRES 31 000 TOULOUSE

N° de plan:

01

Titre:

Plan Existant

Echelle :


1:50

Format :

A3

Date :

08/02/2022

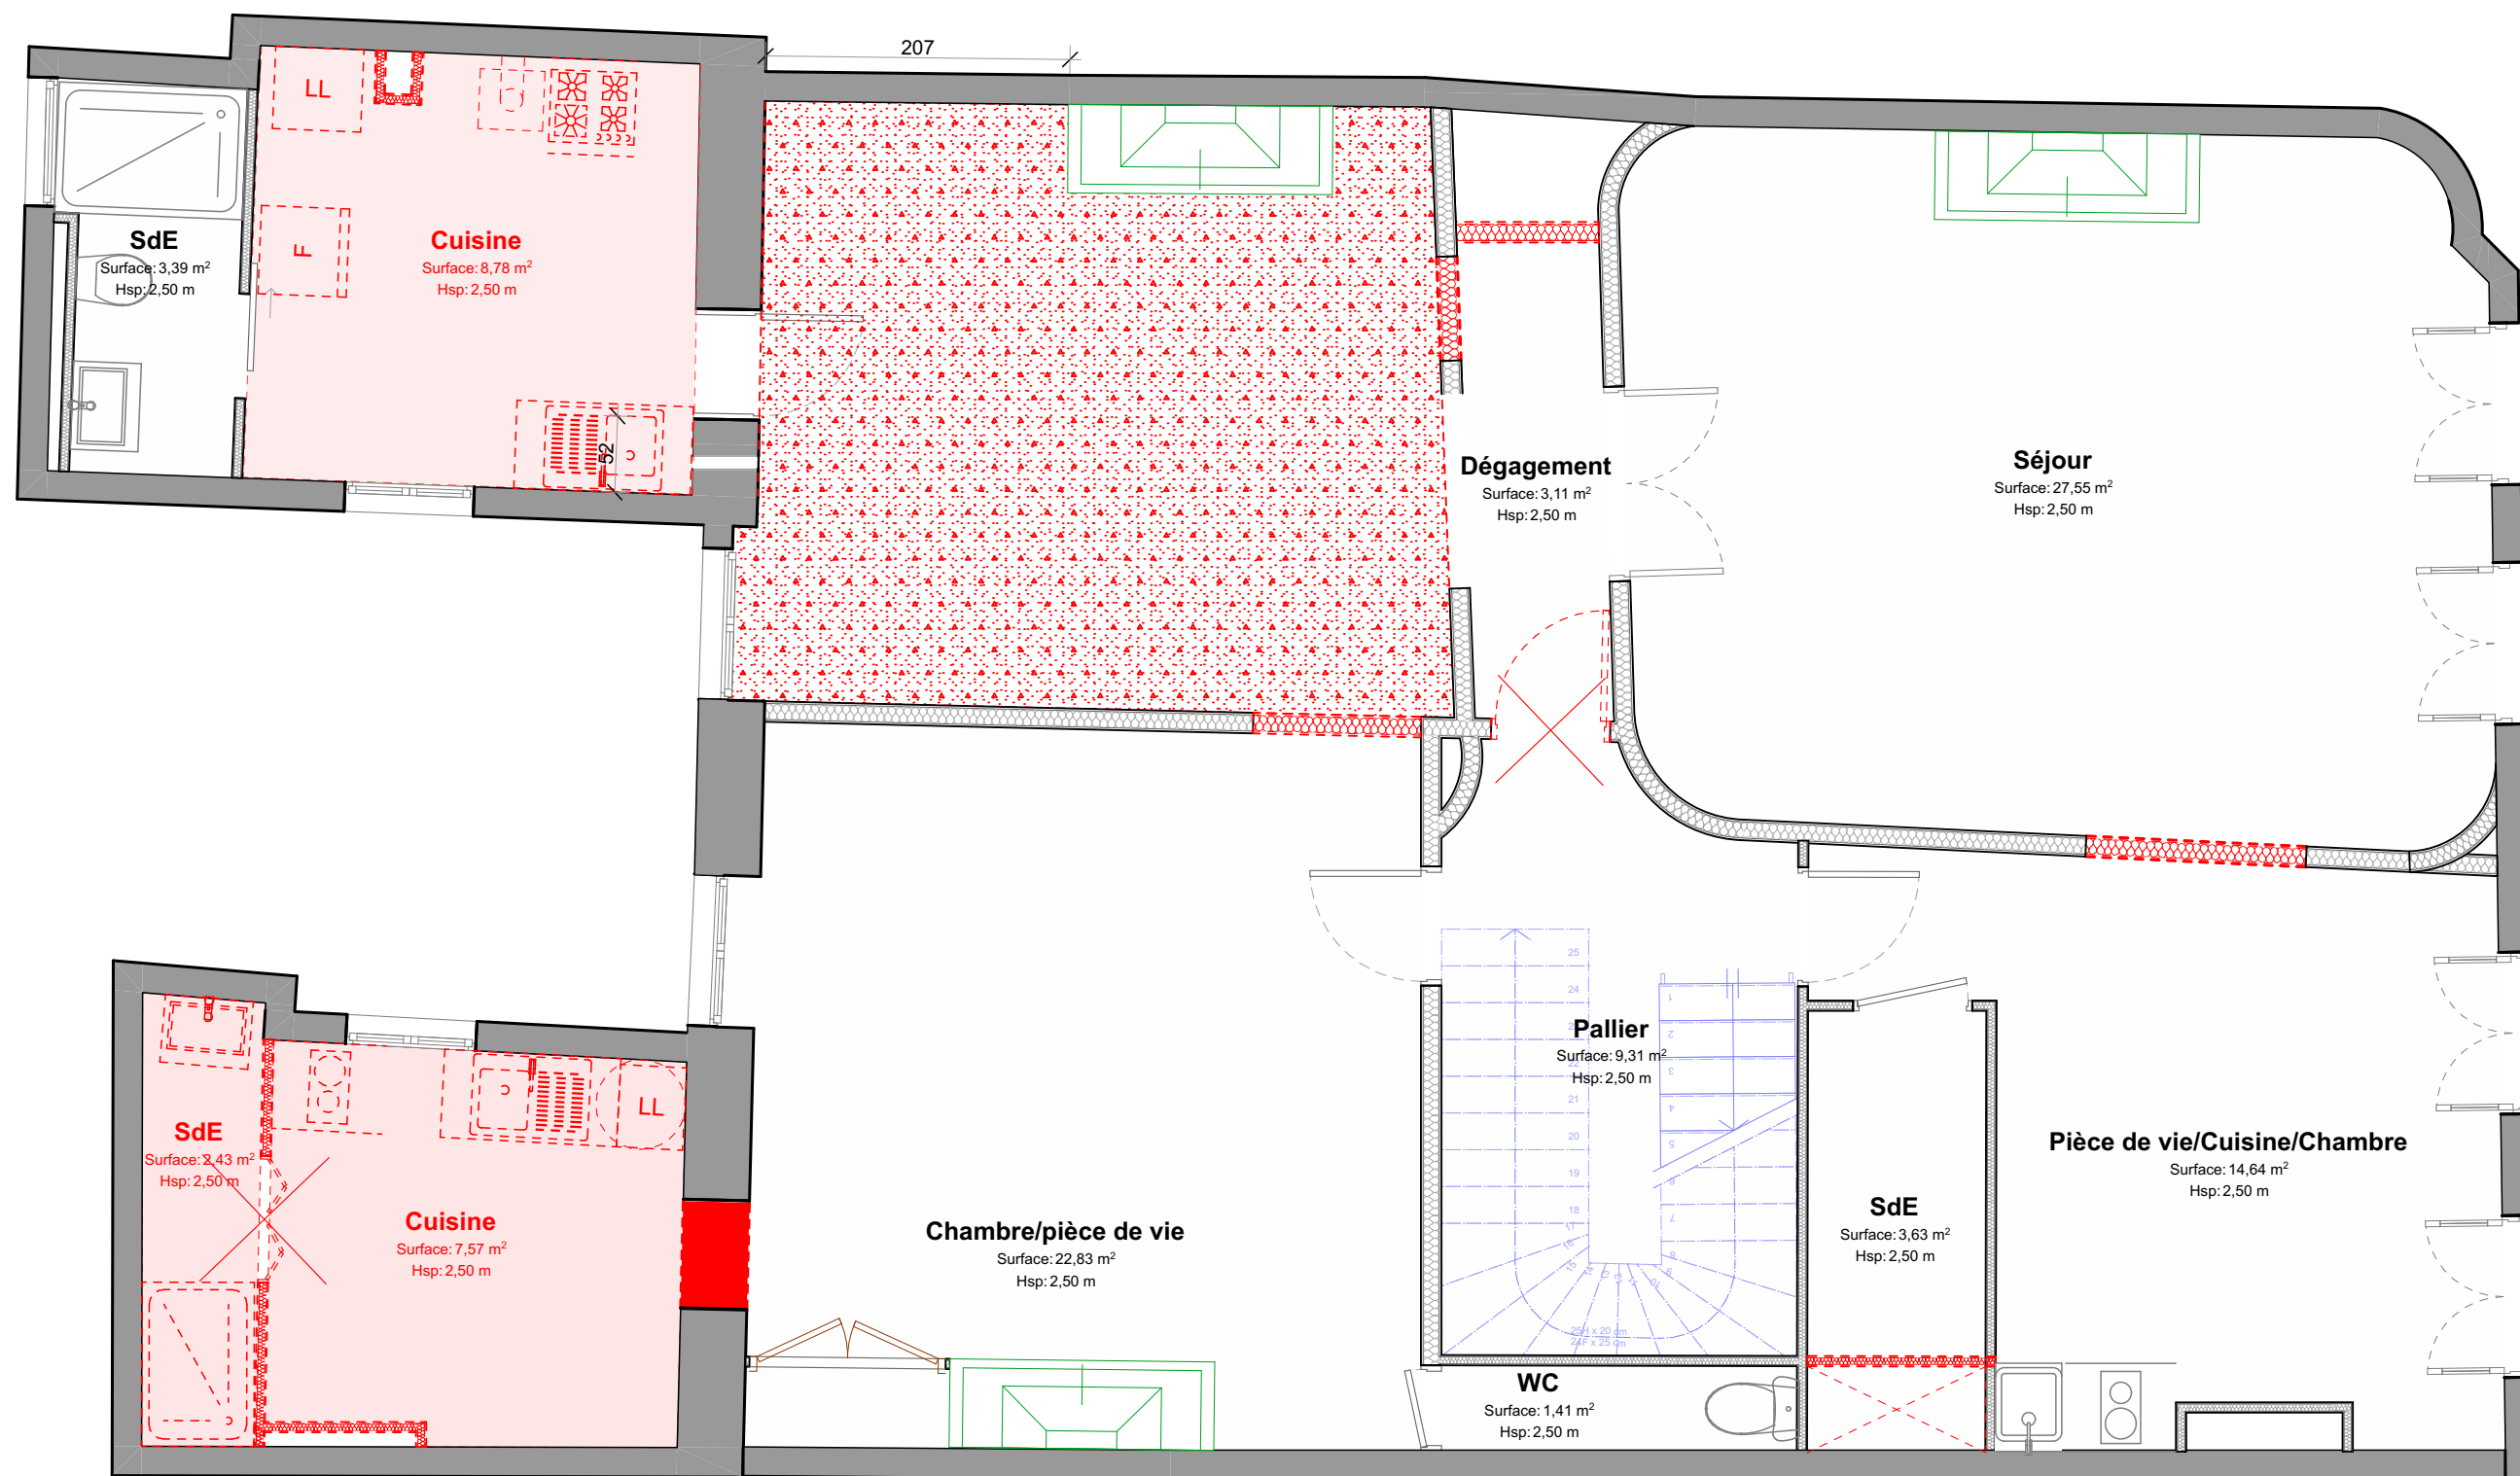

Dossier de conception technique PIECES GRAPHIQUES

* Cotes à confirmer sur site



Little Worker
we are home shapers ★

Little worker
19 rue Leyteire, 33000 Bordeaux
www.littleworker.fr



Projet :

Projet de rénovation d'un appartement

Maître d'ouvrage:

M. MÉDARD
Adresse: 7 RUE PARGAMINIÈRES 31 000 TOULOUSE

N° de plan:

02

Titre:

Plan de Démolition

Echelle :


1:50

Format :

A3

Date :

08/02/2022

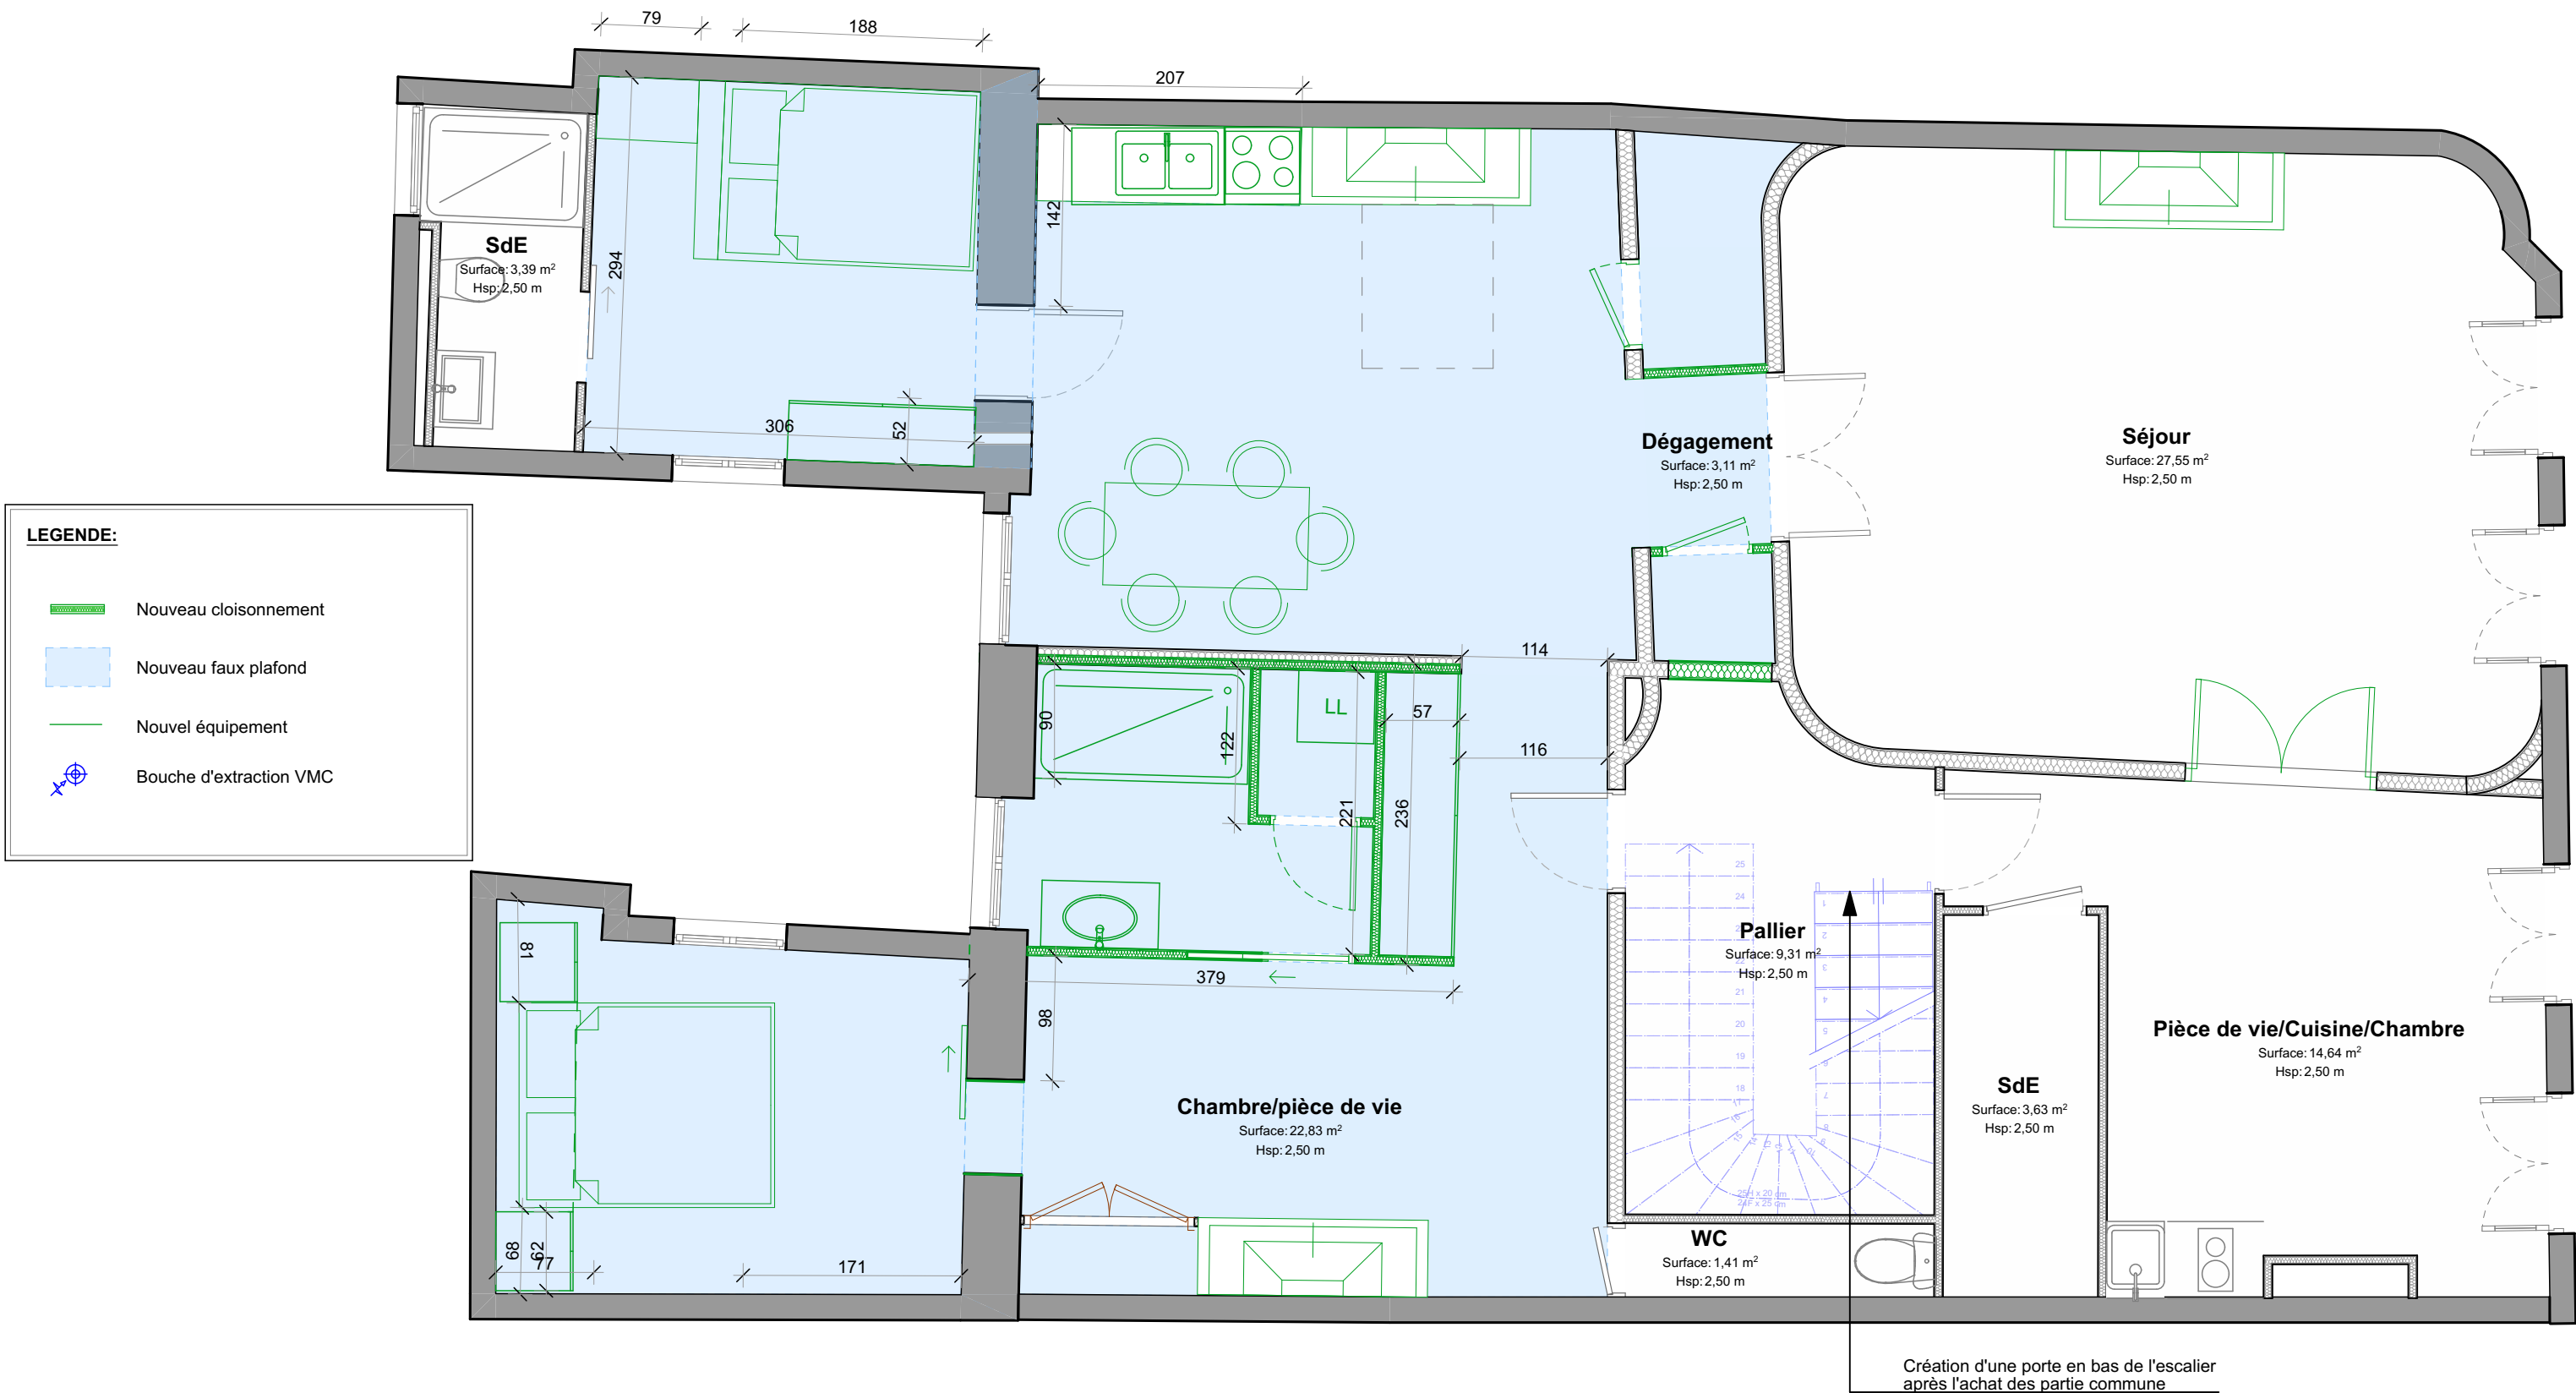

Dossier de conception technique
PIECES GRAPHIQUES

* Cotes à confirmer sur site




Little Worker
we are home shapers ★

Little worker
19 rue Leyteire, 33000 Bordeaux
www.littleworker.fr



Projet : Projet de rénovation d'un appartement		Maître d'ouvrage: M. MÉDARD Adresse: 7 RUE PARGAMINIÈRES 31 000 TOULOUSE		
N° de plan: 03	Titre: Plan Projet	Echelle : 1:50	Format : A3	Date : 08/02/2022

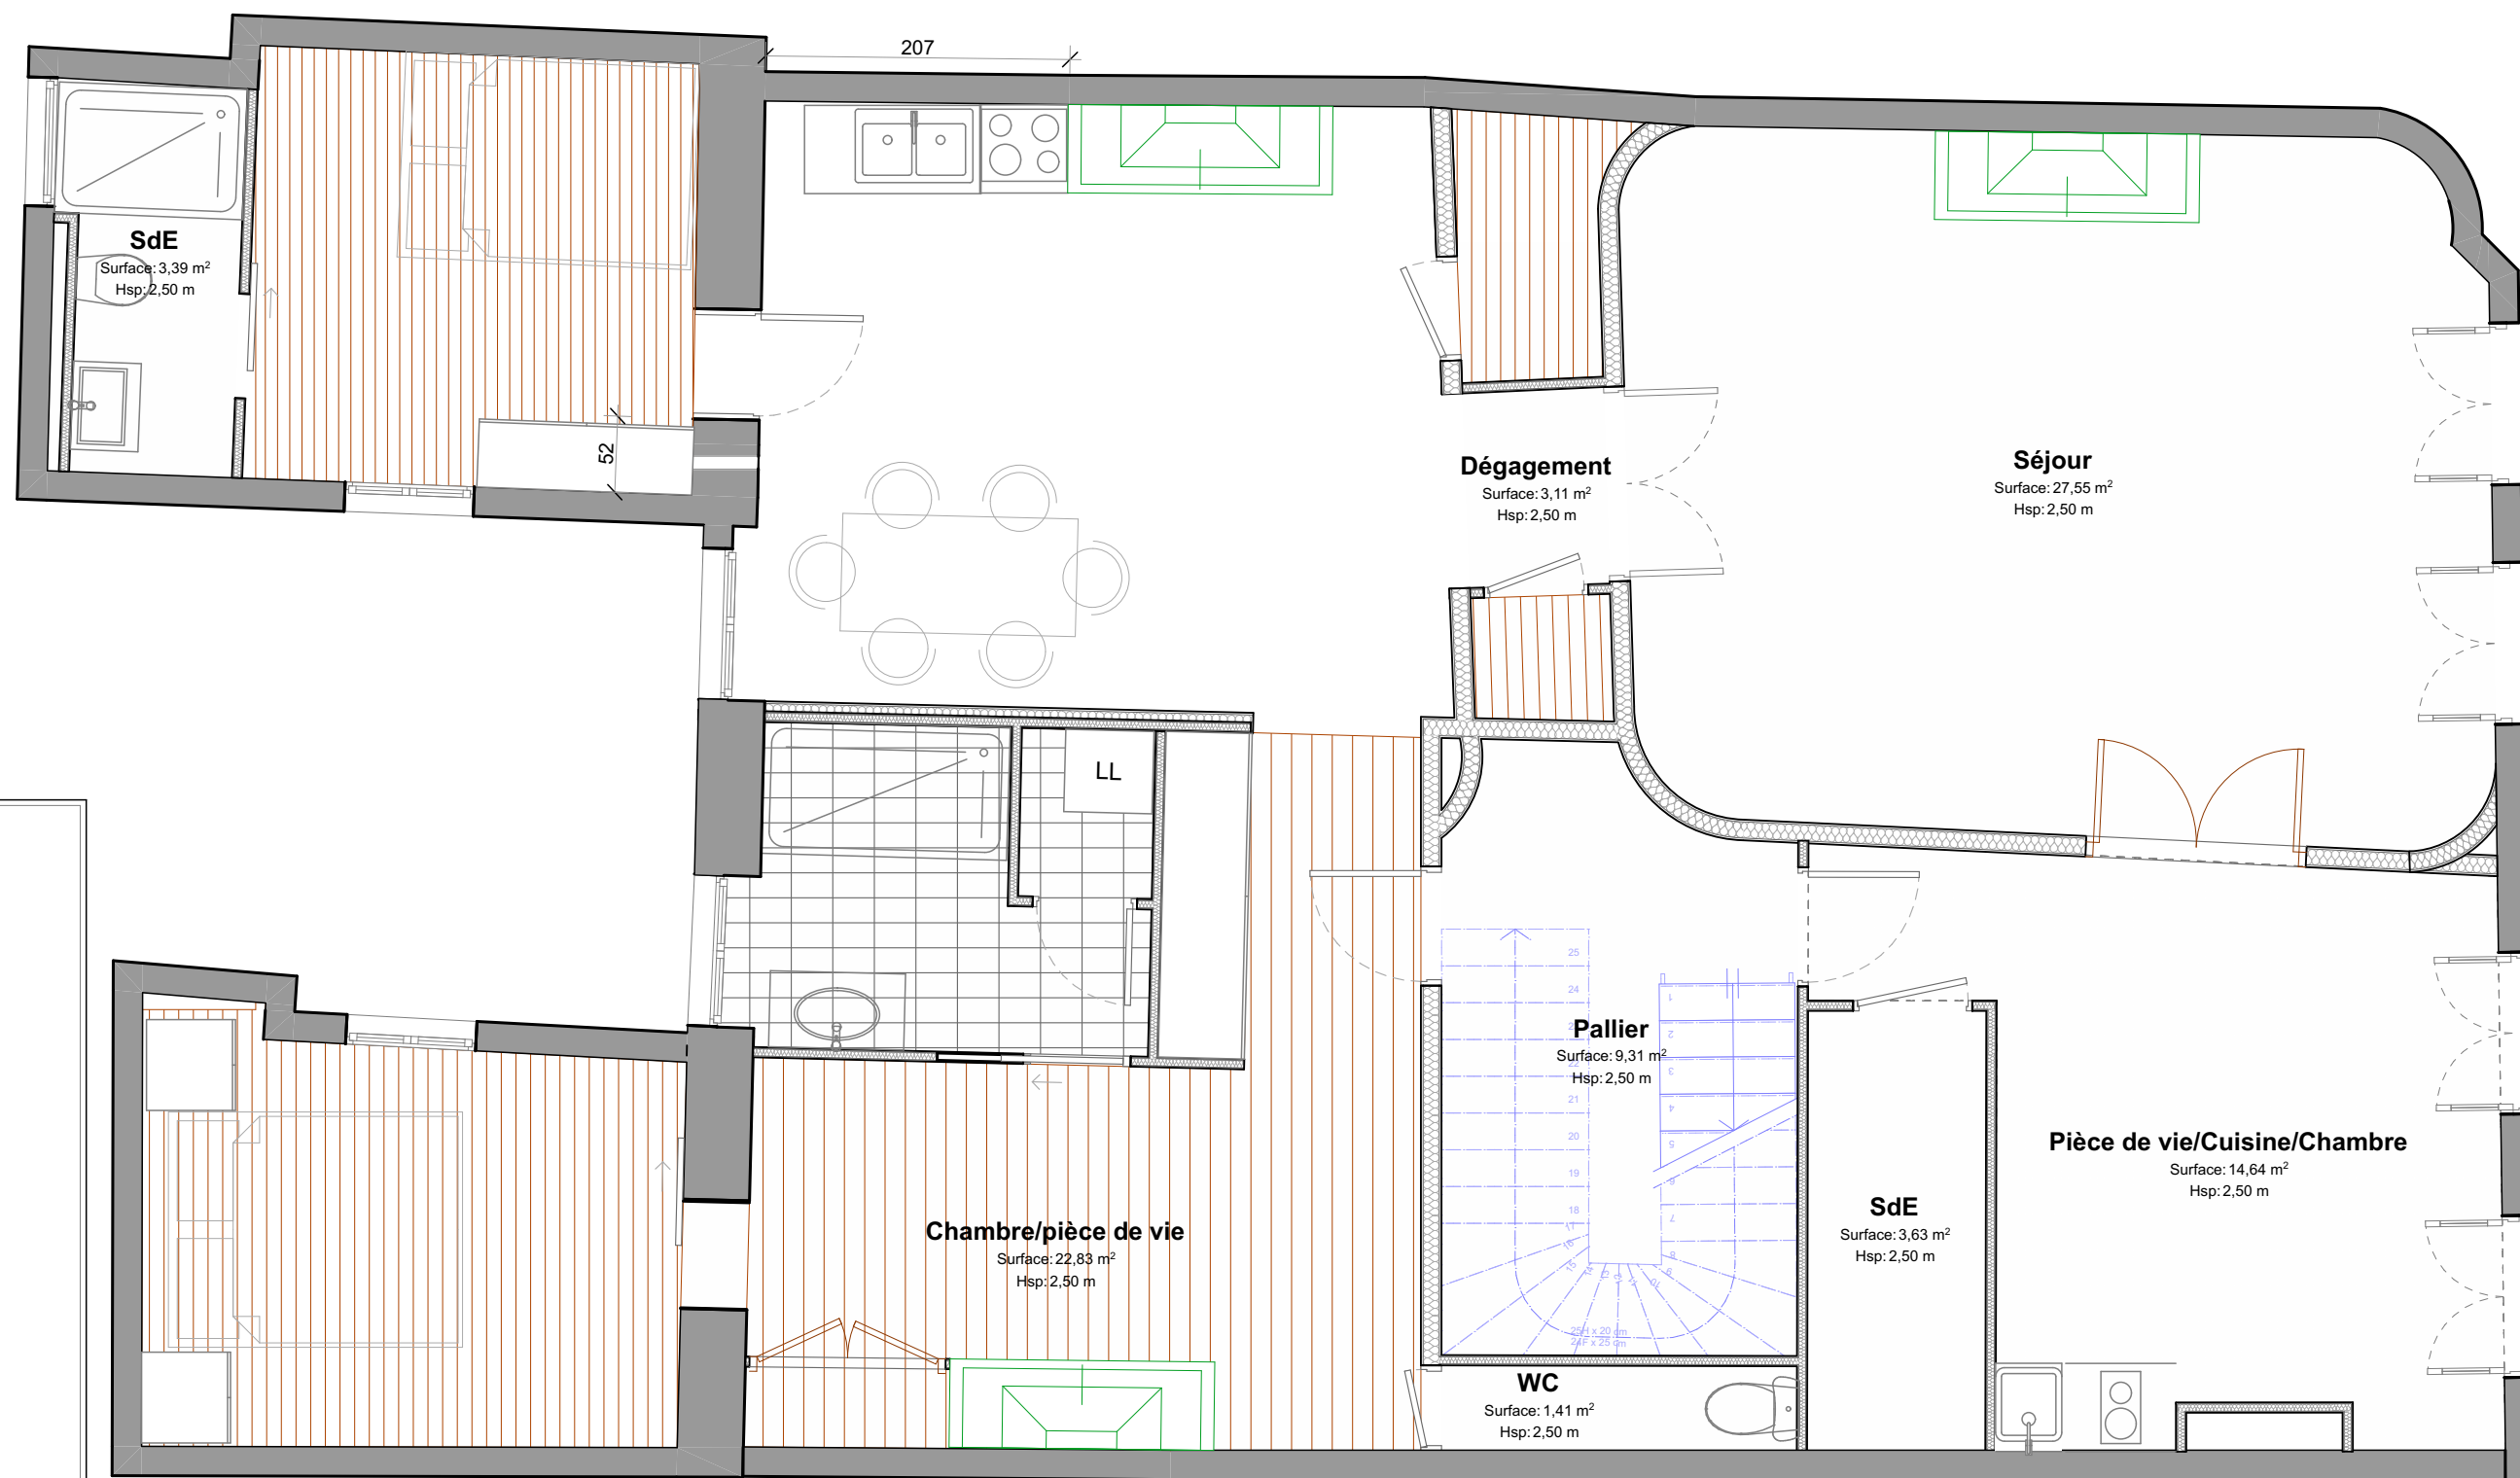

LEGENDE :

-  Pose de panneaux OSB
-  Nouveau parquet (droit)
-  Nouveau parquet (bâton rompu)
-  Carrelage Type 1
-  Carrelage Type 2
-  Carrelage Type 3
-  Carrelage hexagonal
-  Ponçage et vitrification
-  Sol souple
-  Paillasson

NOTA*
Toutes hachures de présent plan sont symboliques et non représentatives de la réalité.
Les sens de pose et calepinages sont à valider en phase travaux.

Dossier de conception technique
PIECES GRAPHIQUES

* Cotes à confirmer sur site



Little Worker
we are home shapers ★

Little worker
19 rue Leyteire, 33000 Bordeaux
www.littleworker.fr



Projet :

Projet de rénovation d'un appartement

Maître d'ouvrage:

M. MÉDARD
Adresse: 7 RUE PARGAMINIÈRES 31 000 TOULOUSE

N° de plan:

04

Titre:

Plan de repérage des revêtements de sols

Echelle :


1:50

Format :

A3

Date :

08/02/2022

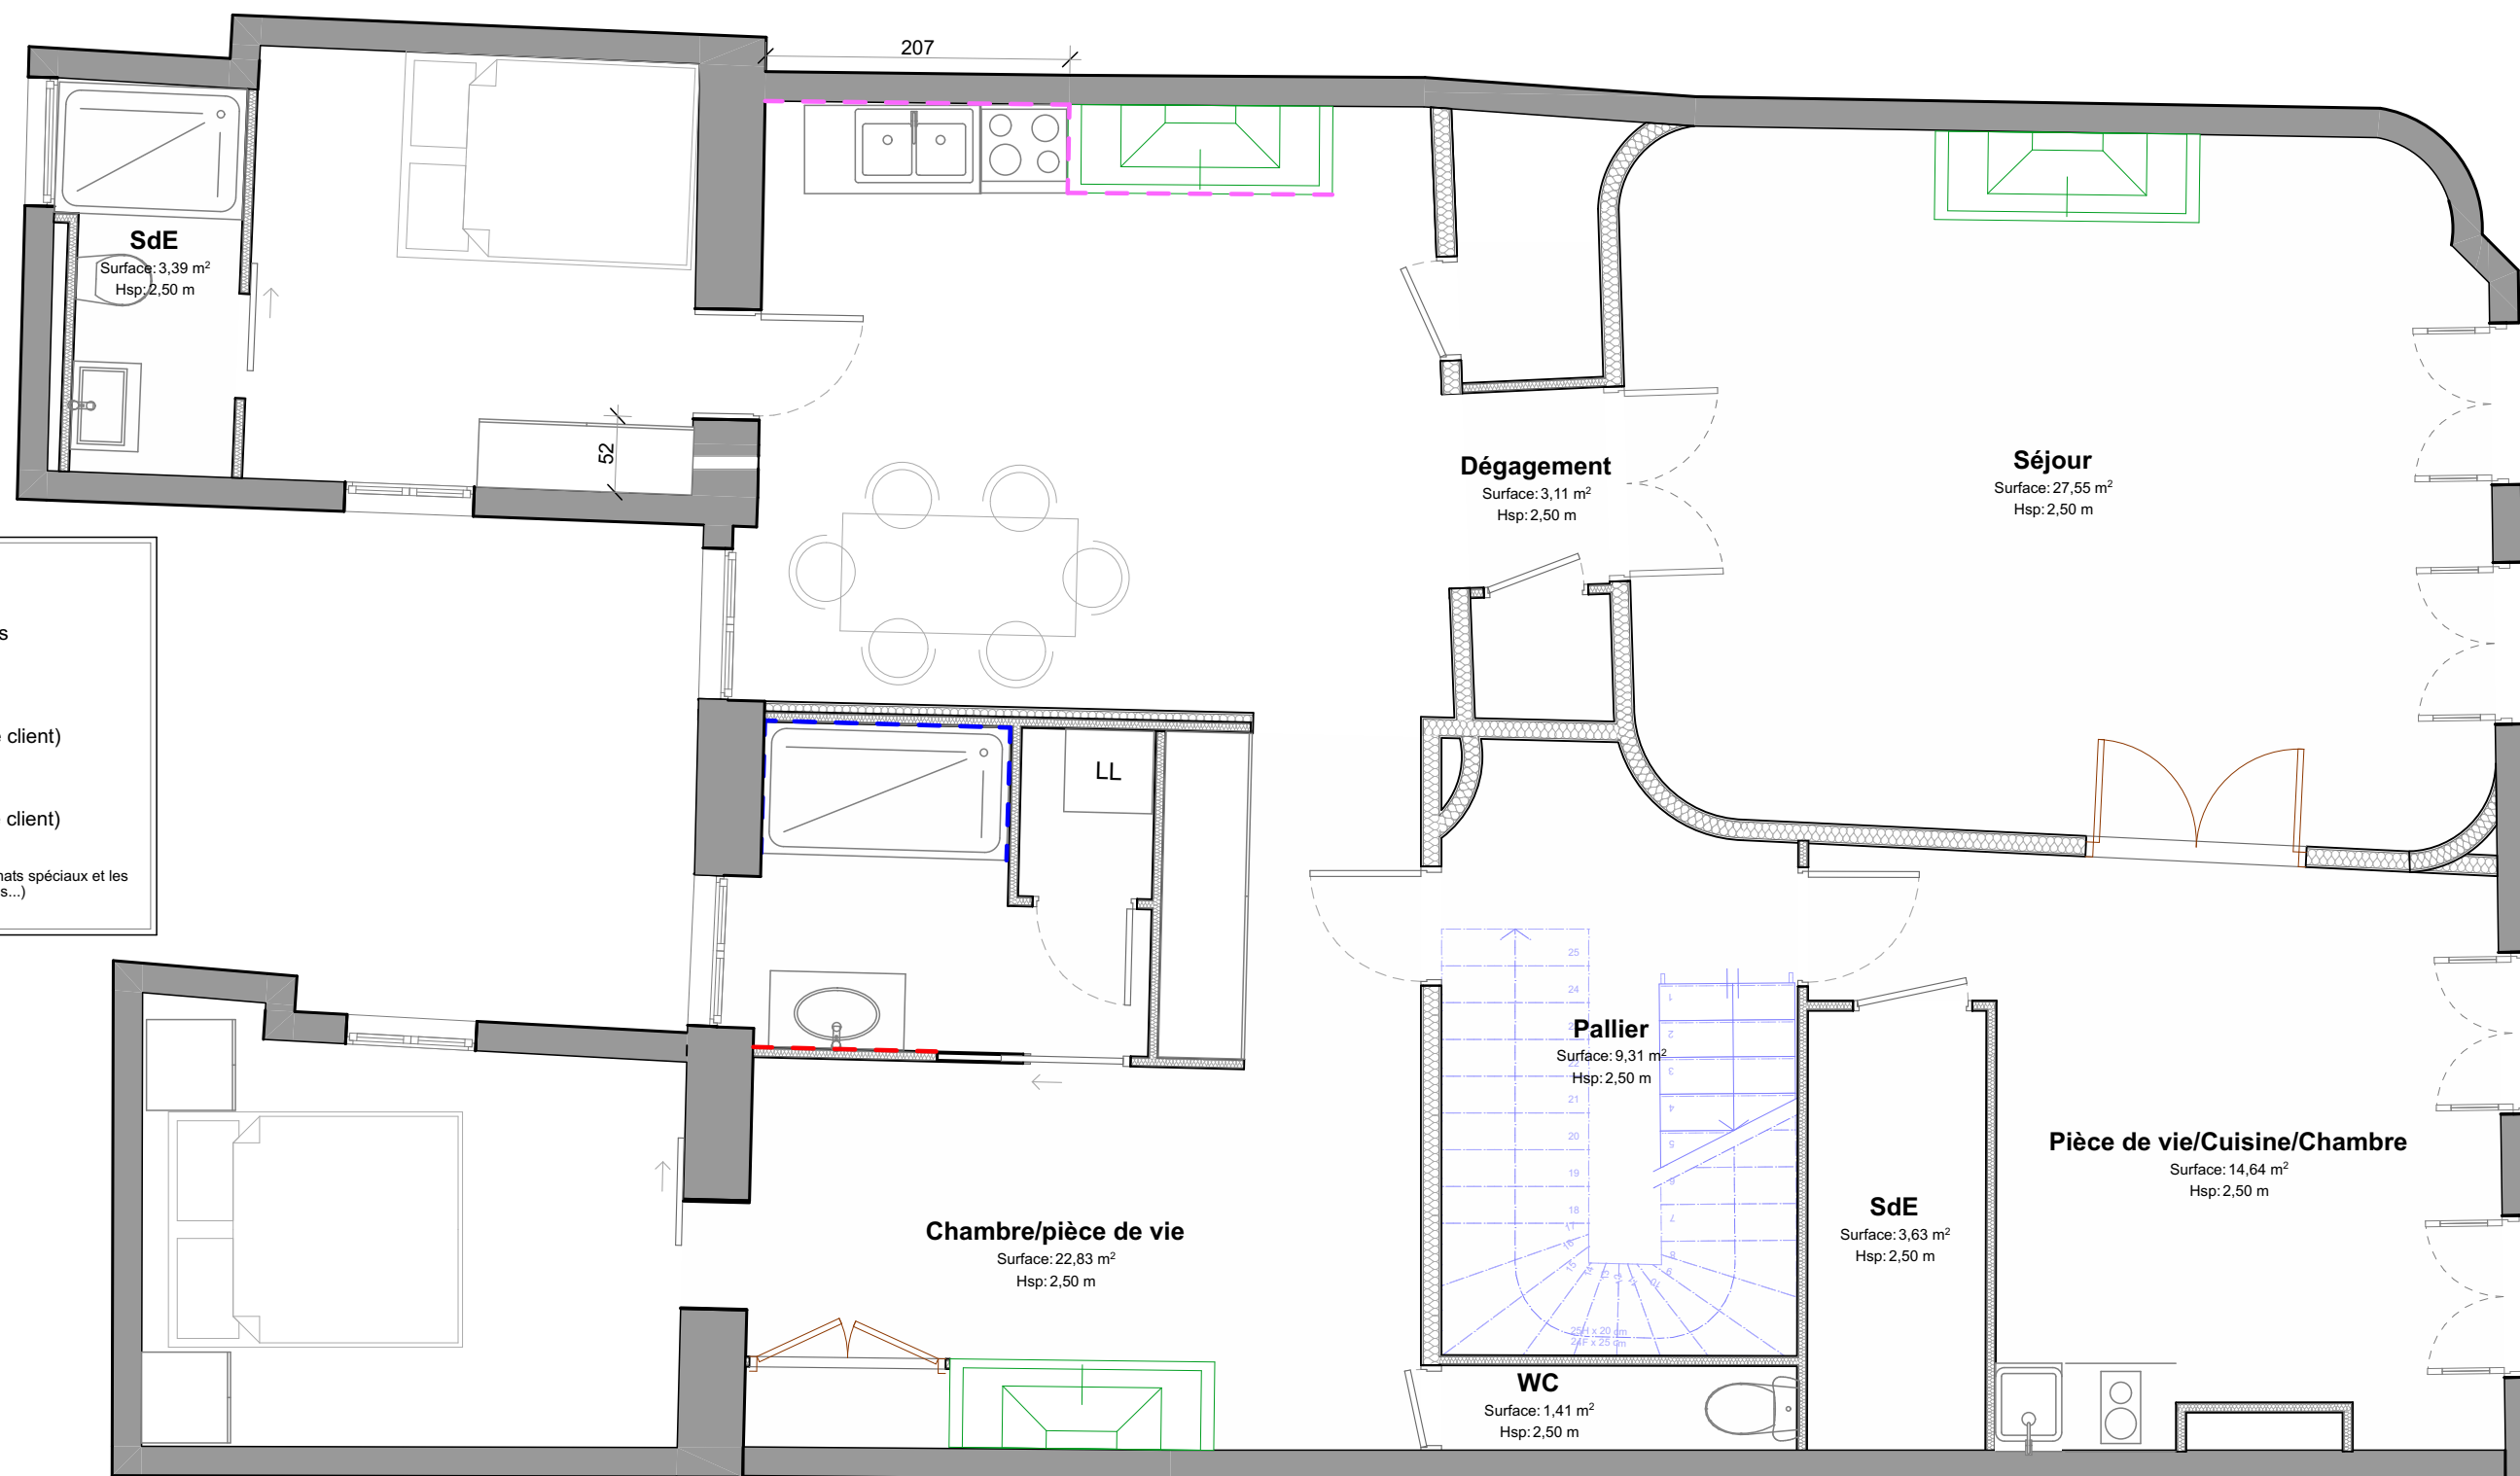

LEGENDE :

- Peinture murs et plafonds
- Faïence (hauteur à définir avec le client)
- Crédence cuisine (hauteur à définir avec le client)

Nota: Attention plus value à prévoir pour les formats spéciaux et les types de pose spécifiques (ex: posé en chevrons...)

Dossier de conception technique PIECES GRAPHIQUES

* Cotes à confirmer sur site



Little Worker
we are home shapers ★

Little worker
19 rue Leyteire, 33000 Bordeaux
www.littleworker.fr



Projet :

Projet de rénovation d'un appartement

Maître d'ouvrage:

M. MÉDARD
Adresse: 7 RUE PARGAMINIÈRES 31 000 TOULOUSE

N° de plan:

05

Titre:

Plan de repérage des revêtements muraux

Echelle :

1:50

Format :


A3

Date :

08/02/2022

LEGENDE :

- Remplacement interrupteur existant
- Interrupteur simple
- Interrupteur double
- Interrupteur simple va et vient
- Interrupteur double va et vient
- Bouton poussoir
- Interrupteur variateur
- Arrivée électrique pour éclairage
- Plafonnier type DCL
- Remplacement plafonnier existant
- Applique murale
- Spot IP20
- Spot IP44
- Spot IP65
- Remplacement prise existante
- Prise de courant simple
- Prise de courant simple haute
- Prise de courant commandée
- Prise de courant 20A (four, LL, LV, frigo, ~~Plaque~~, Micro-ondes)
- Prise de courant 32A (plaque cuisson)
- Prise de courant 20A (radiateur électrique)
- Prise de courant 20A (radiateur électrique) IP65
- Bloc 2 prises
- Bloc 3 prises
- Prise RJ45
- Prise USB
- Détecteur
- Tableau électrique
- Coffret de communication
- Plinthes électriques

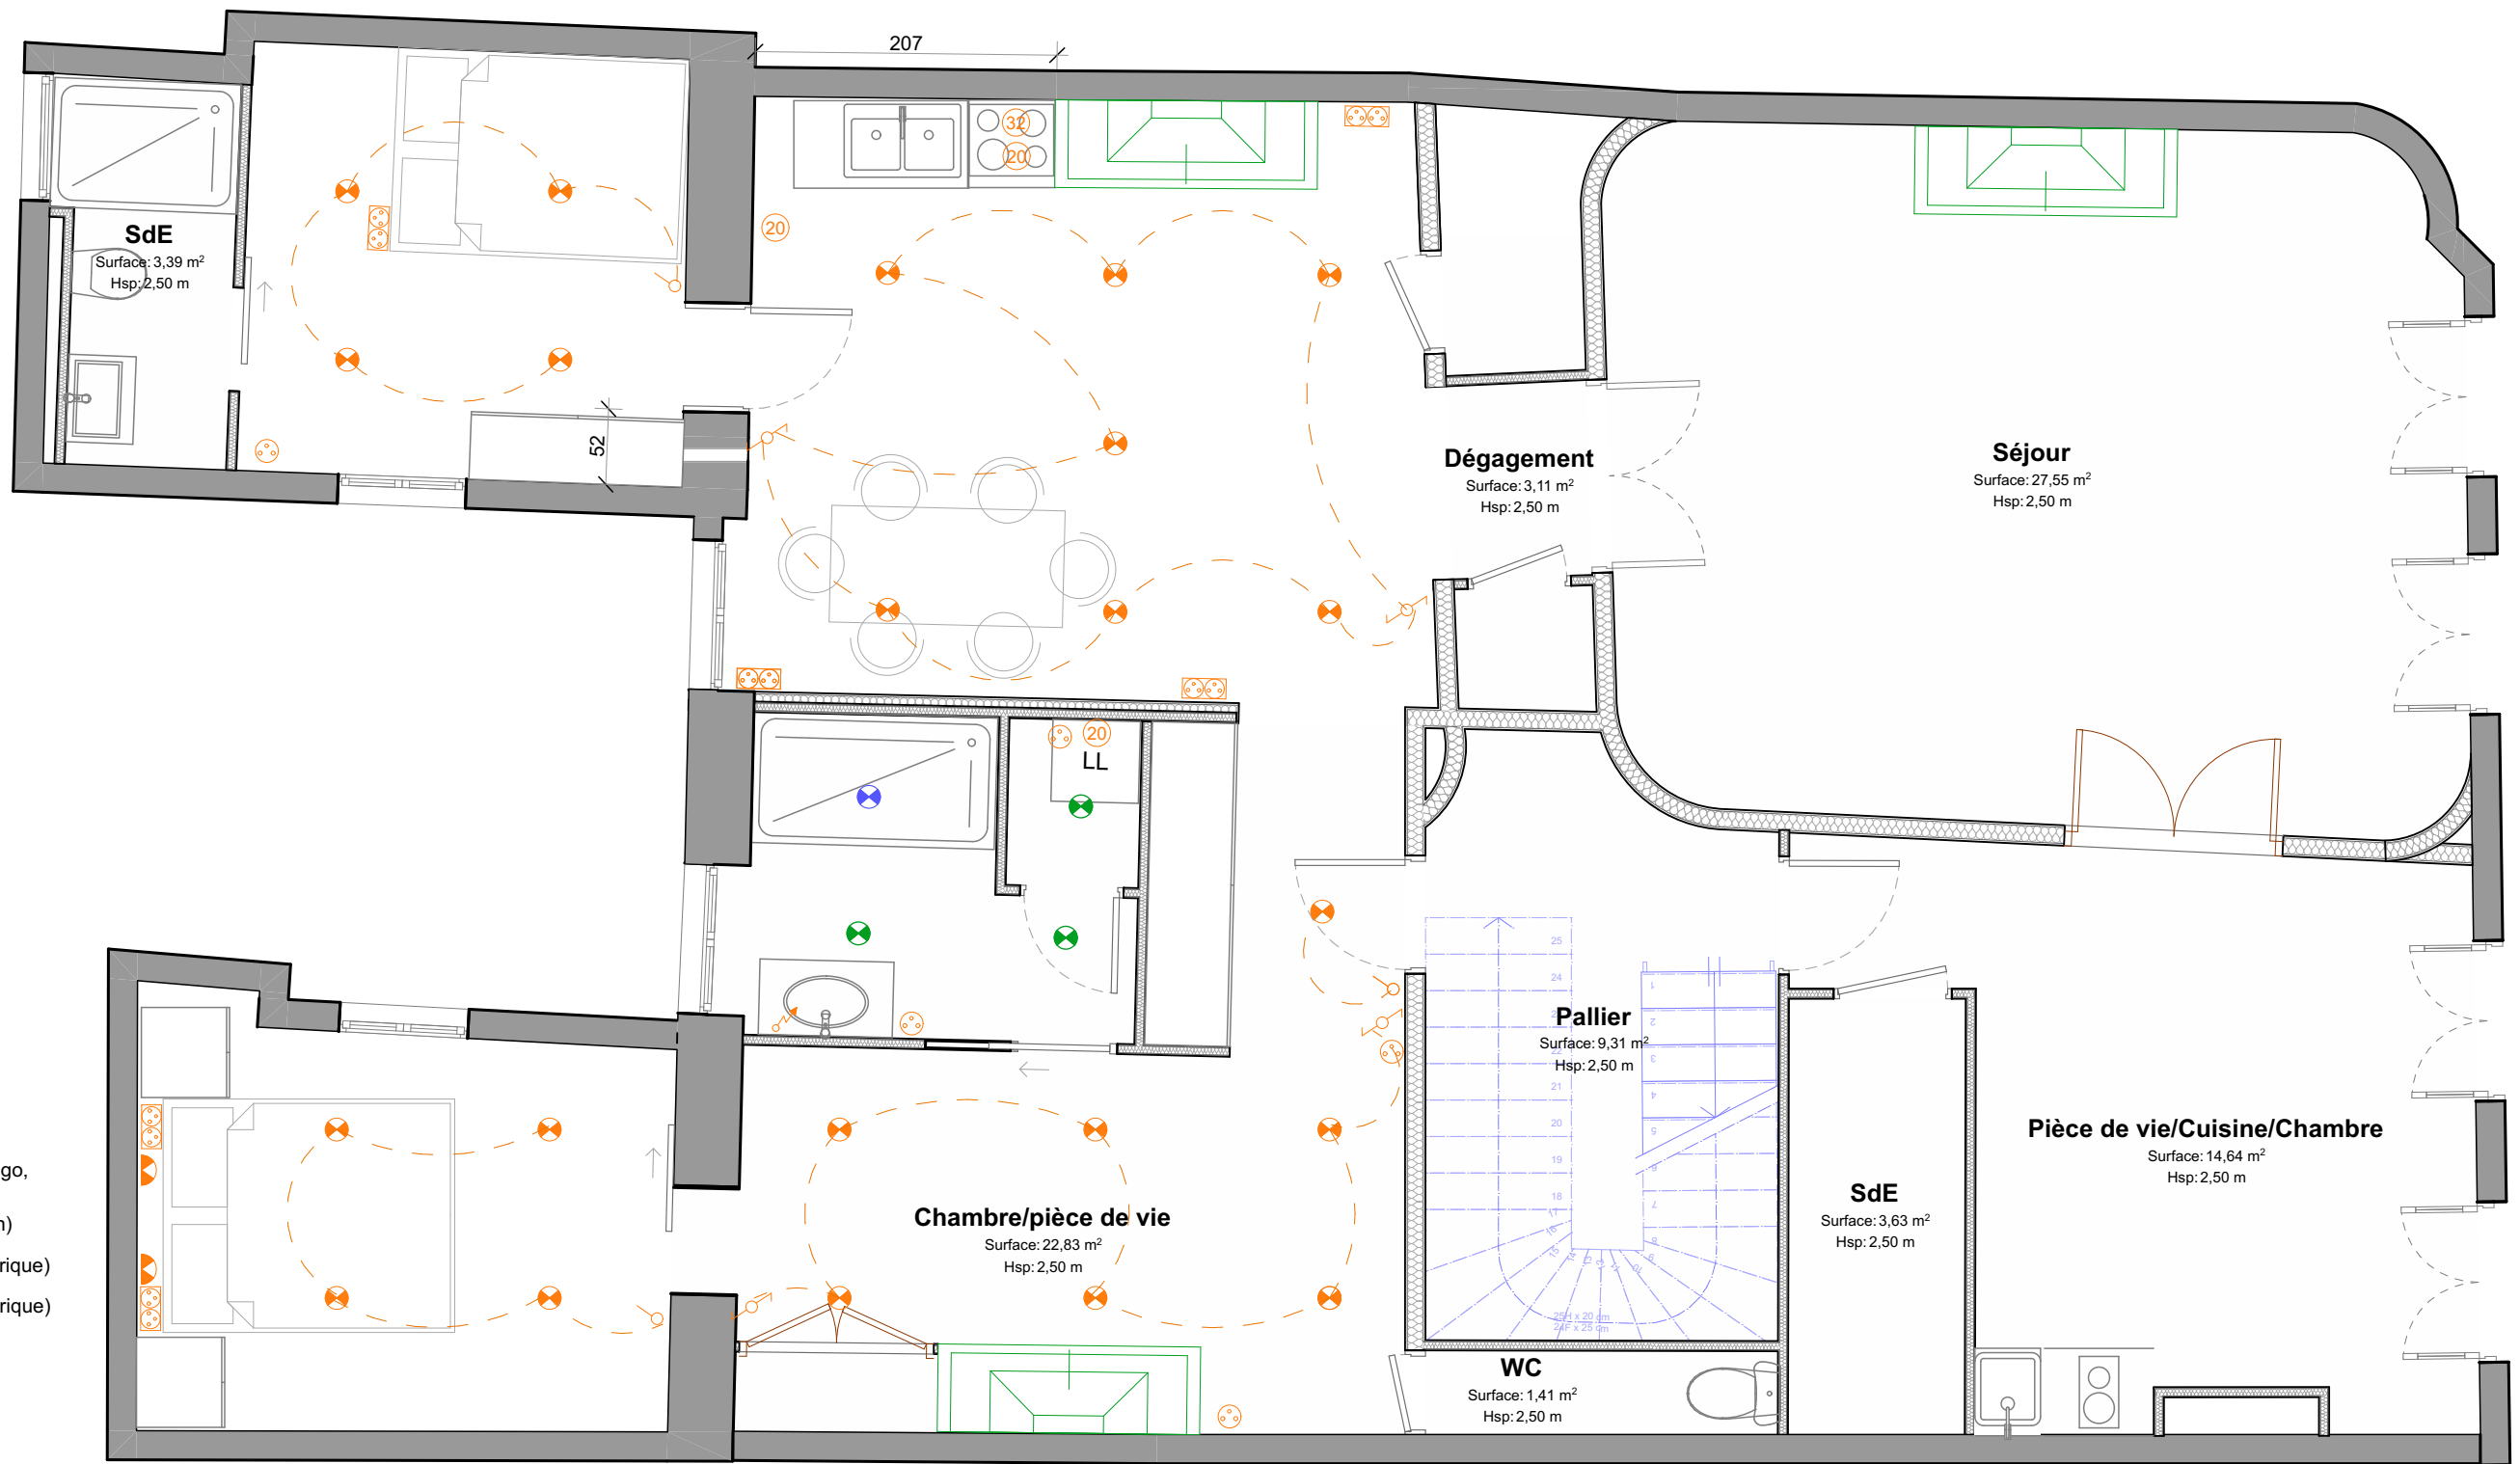

Dossier de conception technique
PIECES GRAPHIQUES

* Cotes à confirmer sur site



Little Worker
we are home shapers ★

Little worker
19 rue Leyteire, 33000 Bordeaux
www.littleworker.fr



Projet :

Projet de rénovation d'un appartement

Maître d'ouvrage:

M. MÉDARD
Adresse: 7 RUE PARGAMINIÈRES 31 000 TOULOUSE

N° de plan:

06

Titre:

Plan électrique

Echelle :


1:50

Format :

A3

Date :

08/02/2022

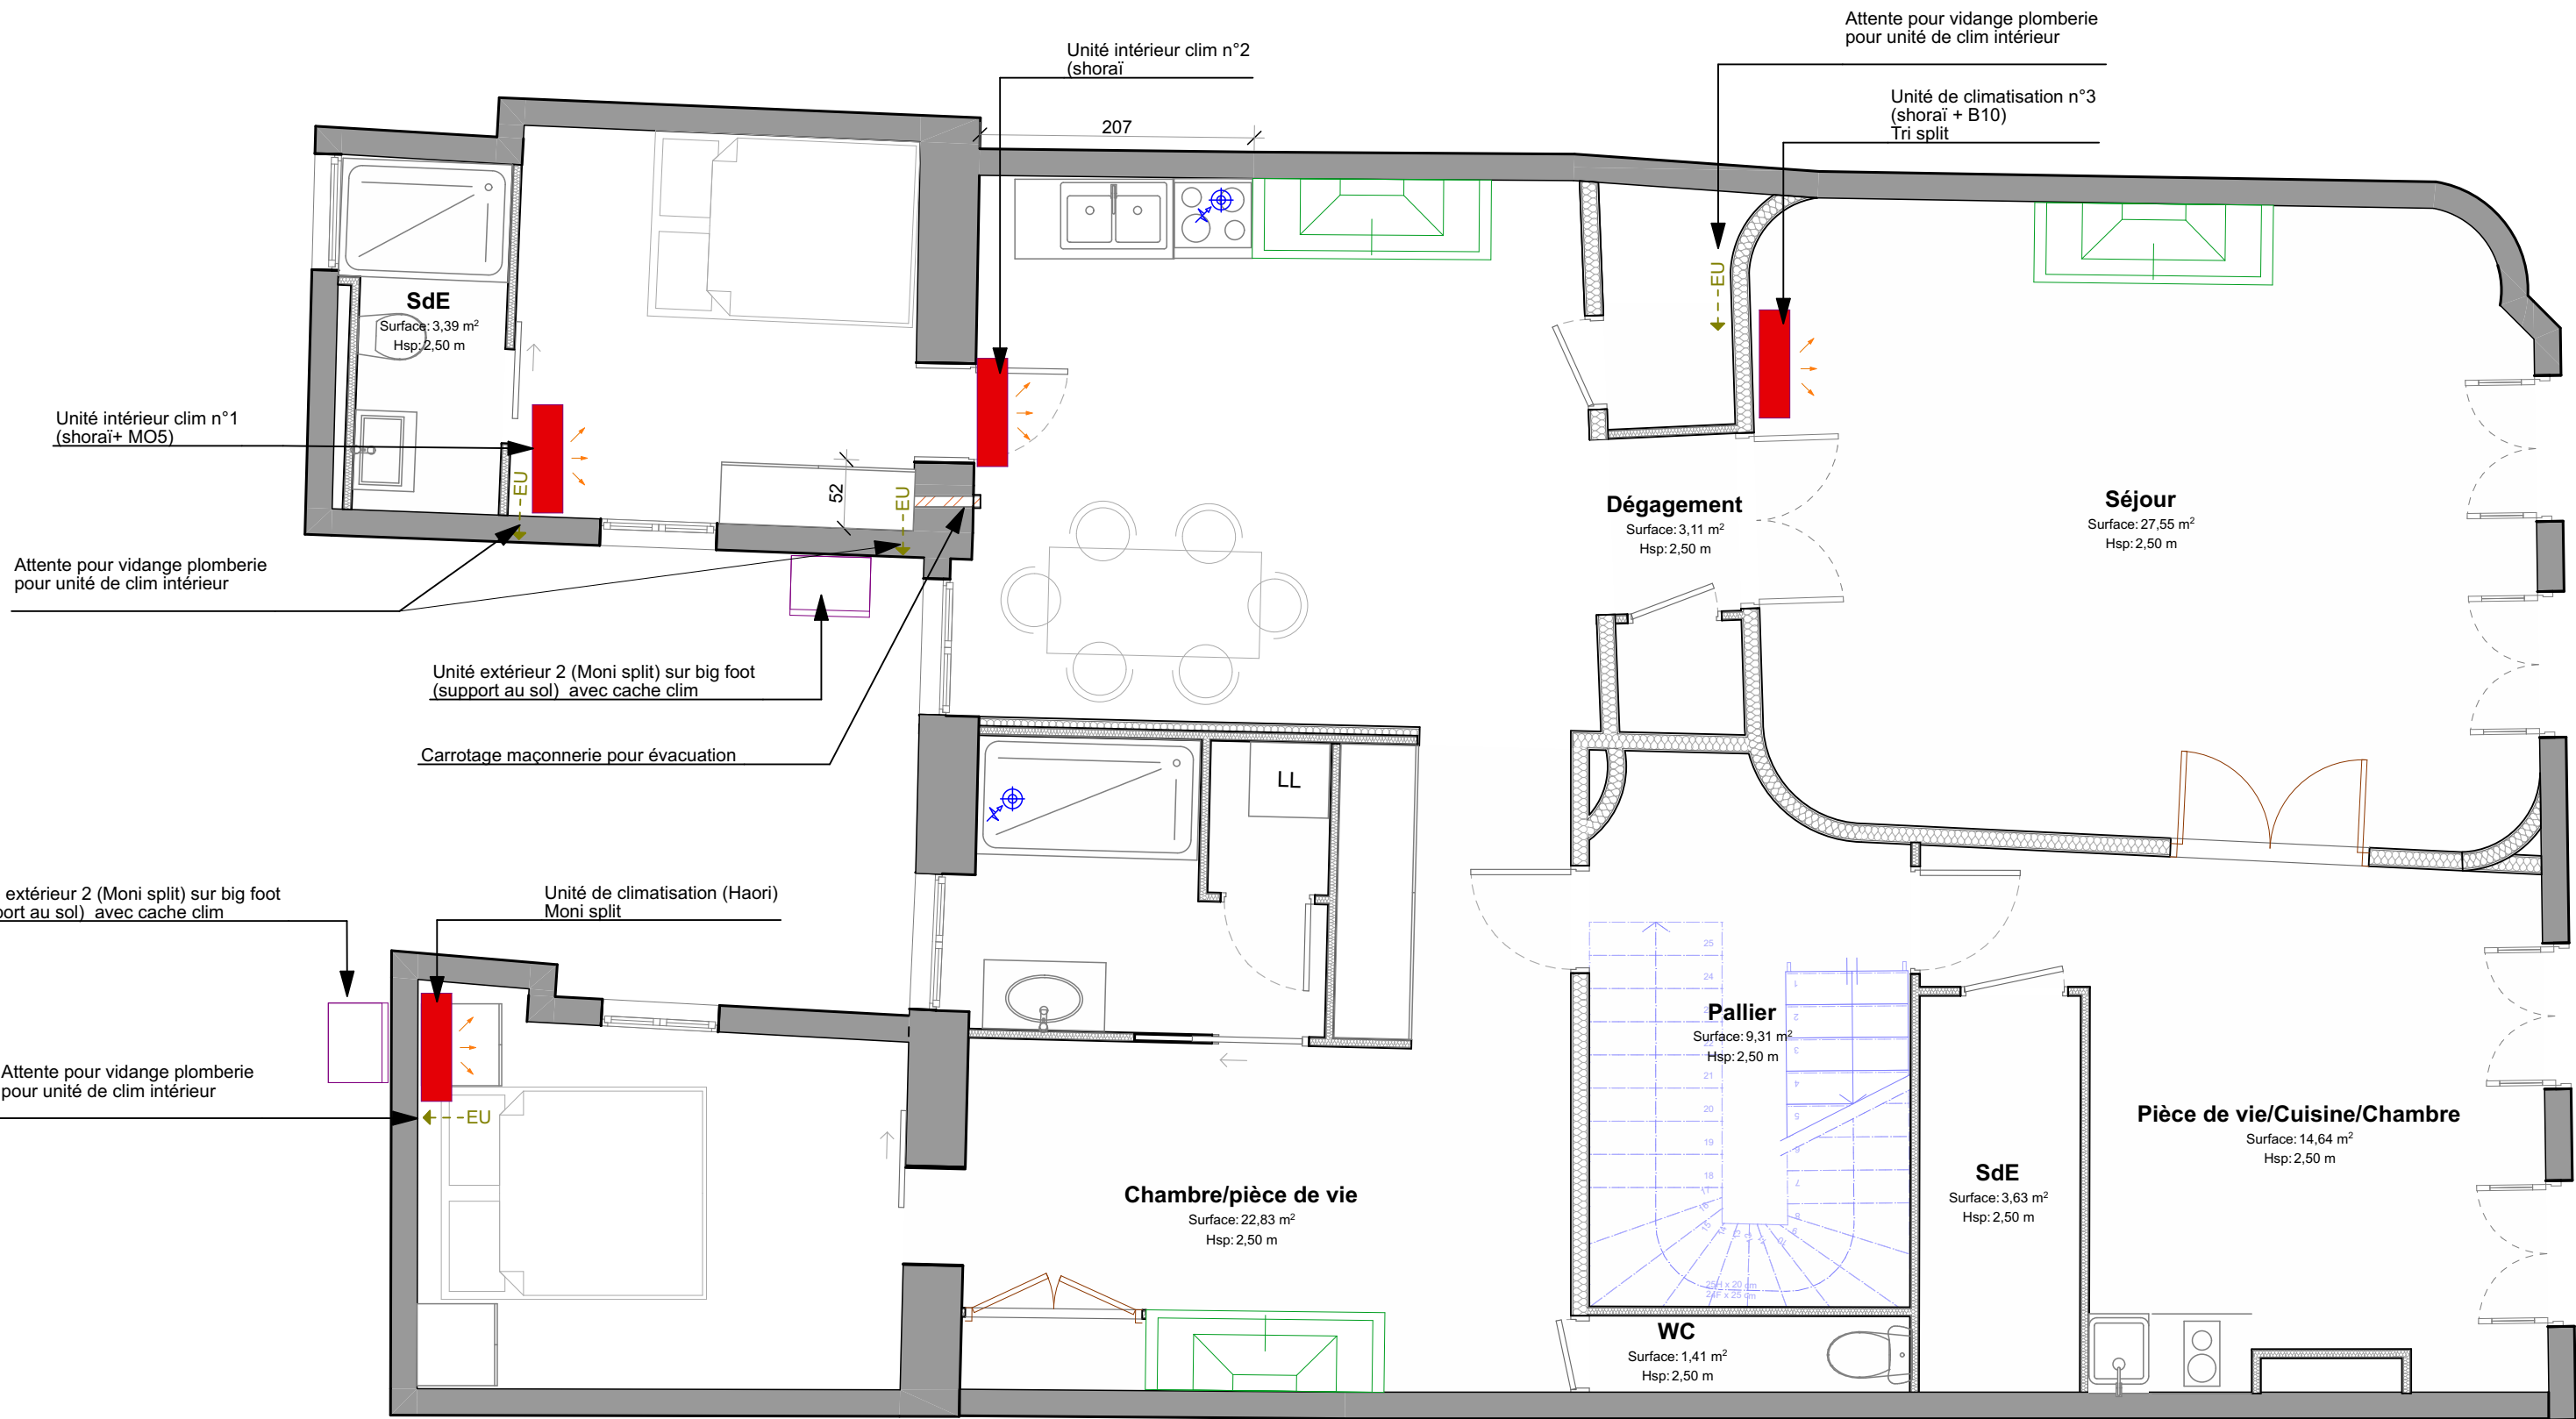

Dossier de conception technique PIECES GRAPHIQUES

* Cotes à confirmer sur site



Little Worker
we are home shapers ★

Little worker
19 rue Leyteire, 33000 Bordeaux
www.littleworker.fr



Projet :

Projet de rénovation d'un appartement

Maître d'ouvrage:

M. MÉDARD
Adresse: 7 RUE PARGAMINIÈRES 31 000 TOULOUSE

N° de plan:

07

Titre:

Plan plomberie - RDC

Echelle :

1:50

Format :

A3

Date :

08/02/2022